

OZNÁMENÍ

Oznamujeme všem vlastníkům a nájemcům pozemků v obci Debrník u Železné Rudy, že v termínu

květen/2019 – červenec/2019

bude v této oblasti prováděna

**stavba, která řeší výměnu stávající sloupu za nový
,dle projektu vypracovaného společností
OMEXOM GA Energo s.r.o.**

 
Montáž bude provádět firma OMEXOM GA Energo, s.r.o.,
Na Střílně 1929/8, 323 00 Plzeň - Bolevec,
tel.: 373303184, fax.: 377542385.

IČO: 49196812 DIČ: CZ-49196812



Společnost je zapsaná v obch.rejstříku u Krajského soudu
v Plzni, odd.C a vl.4355

Oznámení je v souladu se zákonem č.458/2000Sb., novelizován
z.č.670/2004.

Případná majetková újma na nemovitostech a porostech bude
nahrazena dle téhož zákona.


OMEXOM GA Energo s.r.o.
Na Střílně 1929/8, Bolevec, 323 00 Plzeň
IČ: 49196812 • DIČ: CZ49196812
Tel.: 373 303 111

93

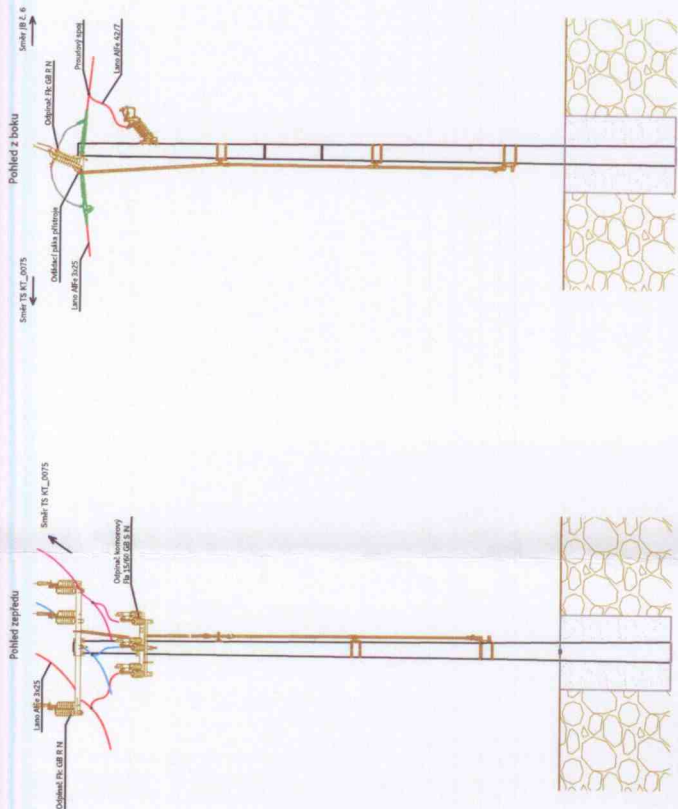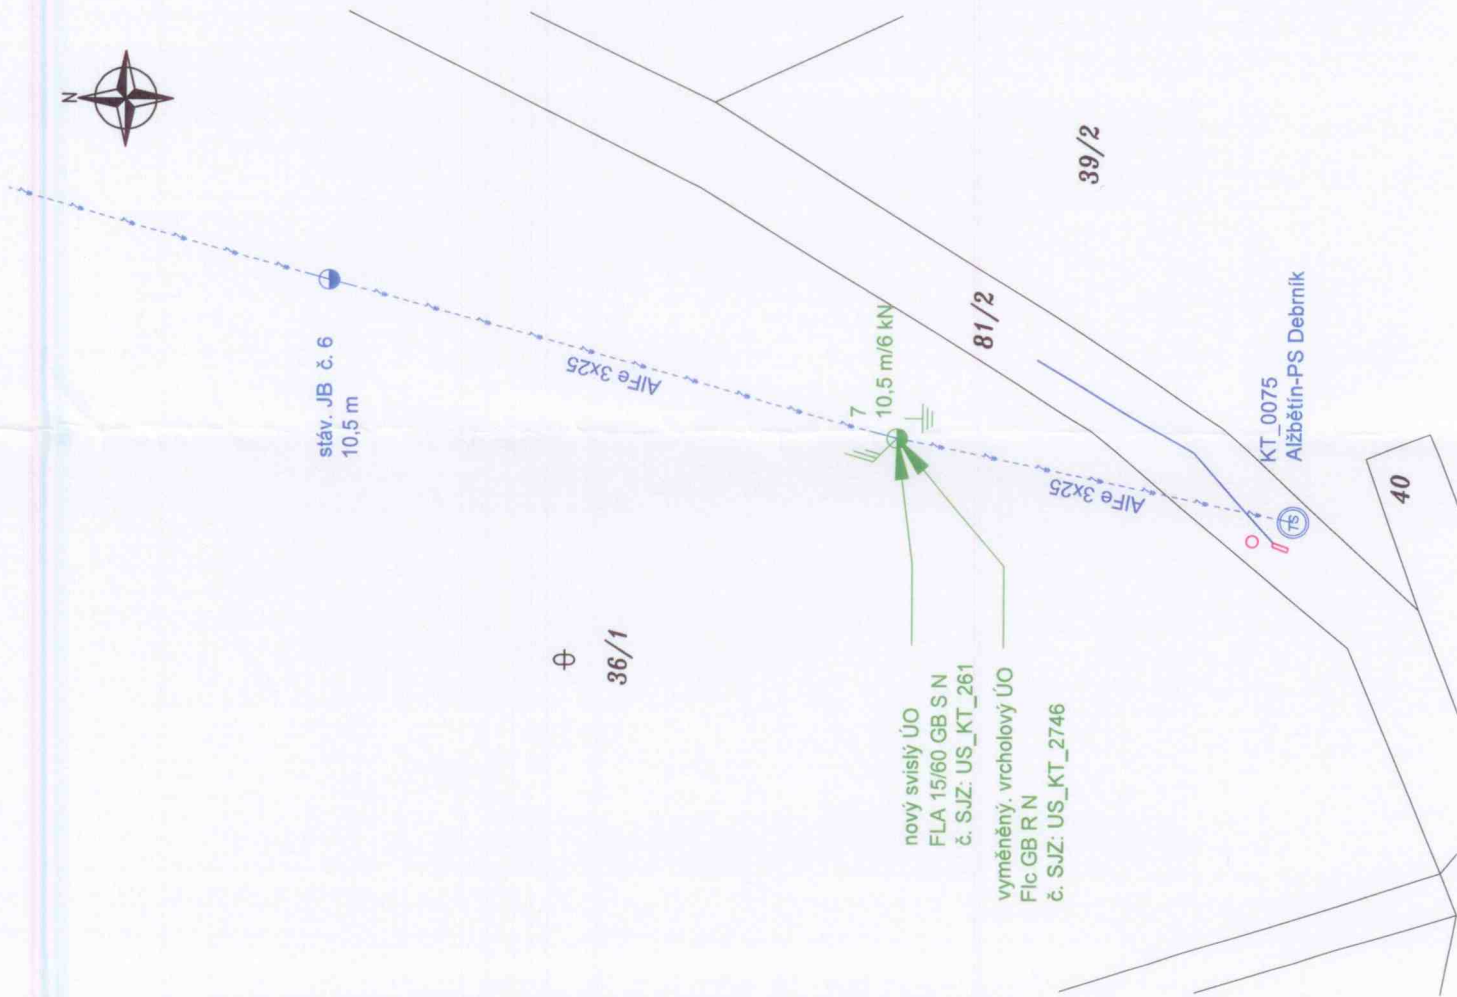

Technické řešení:

Stávající sloup umístěný na parcele č.36/1, na kterém se nachází úsekový odpínač ÚS_KT_2746 se vymění za nový a to včetně odpínače ÚS_KT_2746 - osadí se nový vrcholový Flc GB R N. Na tento nový vyměněný sloup se jako další osadí nový svislý odpínač Fla 15/60 GB S N. Okolo nového sloupu se vybuduje nové uzemnění (ekvipotenciální kruhy).

- Legenda**
- Stávající zařízení ČEZ VN:**
- nadzemní vedení
 - uzemnění
 - betonový sloup
 - přehradová transformační stanice VN/NN
- Montáž zařízení ČEZ VN:**
- nadzemní vedení
 - uzemnění
 - úsekový odpínač
 - betonový sloup
- Ostatní značky:**
- ploty
 - hranice KN stavu
 - číslo KN stavu
- 890/14

Vypracoval: Ing. Karel Křížek	Místo: Železná Ruda KT, Debník, parc.č.52/1-VN	Číslo výkresu: C.4
Přezkoumal: Ing. Karel Křížek	Číslo stavby: IV-12-0014087	
Schválil: Ing. Karel Křížek	Dokumentace provedení stavby	
Investor: ČEZ Distribuce a.s. Teplická 874/8 405 02 Děčín IV		Číslo zakázky: 506018208001
OMEXOM		Stupeň PD: DPS
OMEXOM GA Energo s.r.o. Na Sítině 1929/8 CZ - 323 00 Píseň - Bolevec Tel +420 377 303 111		Datum: 01 / 2019
Název dokumentace: Situace stavby montáž		Formát: 1 x A3
k.ú. Debník u Železných Rudy		Měřítko: 1 : 500
		Archivní číslo: GA-506018208001-C.4